


C:\Daten\33EF2004_GG_Walthsn_Hoersg\200\220_Erschl-Konz\03_Pläne\022AA010.dwg

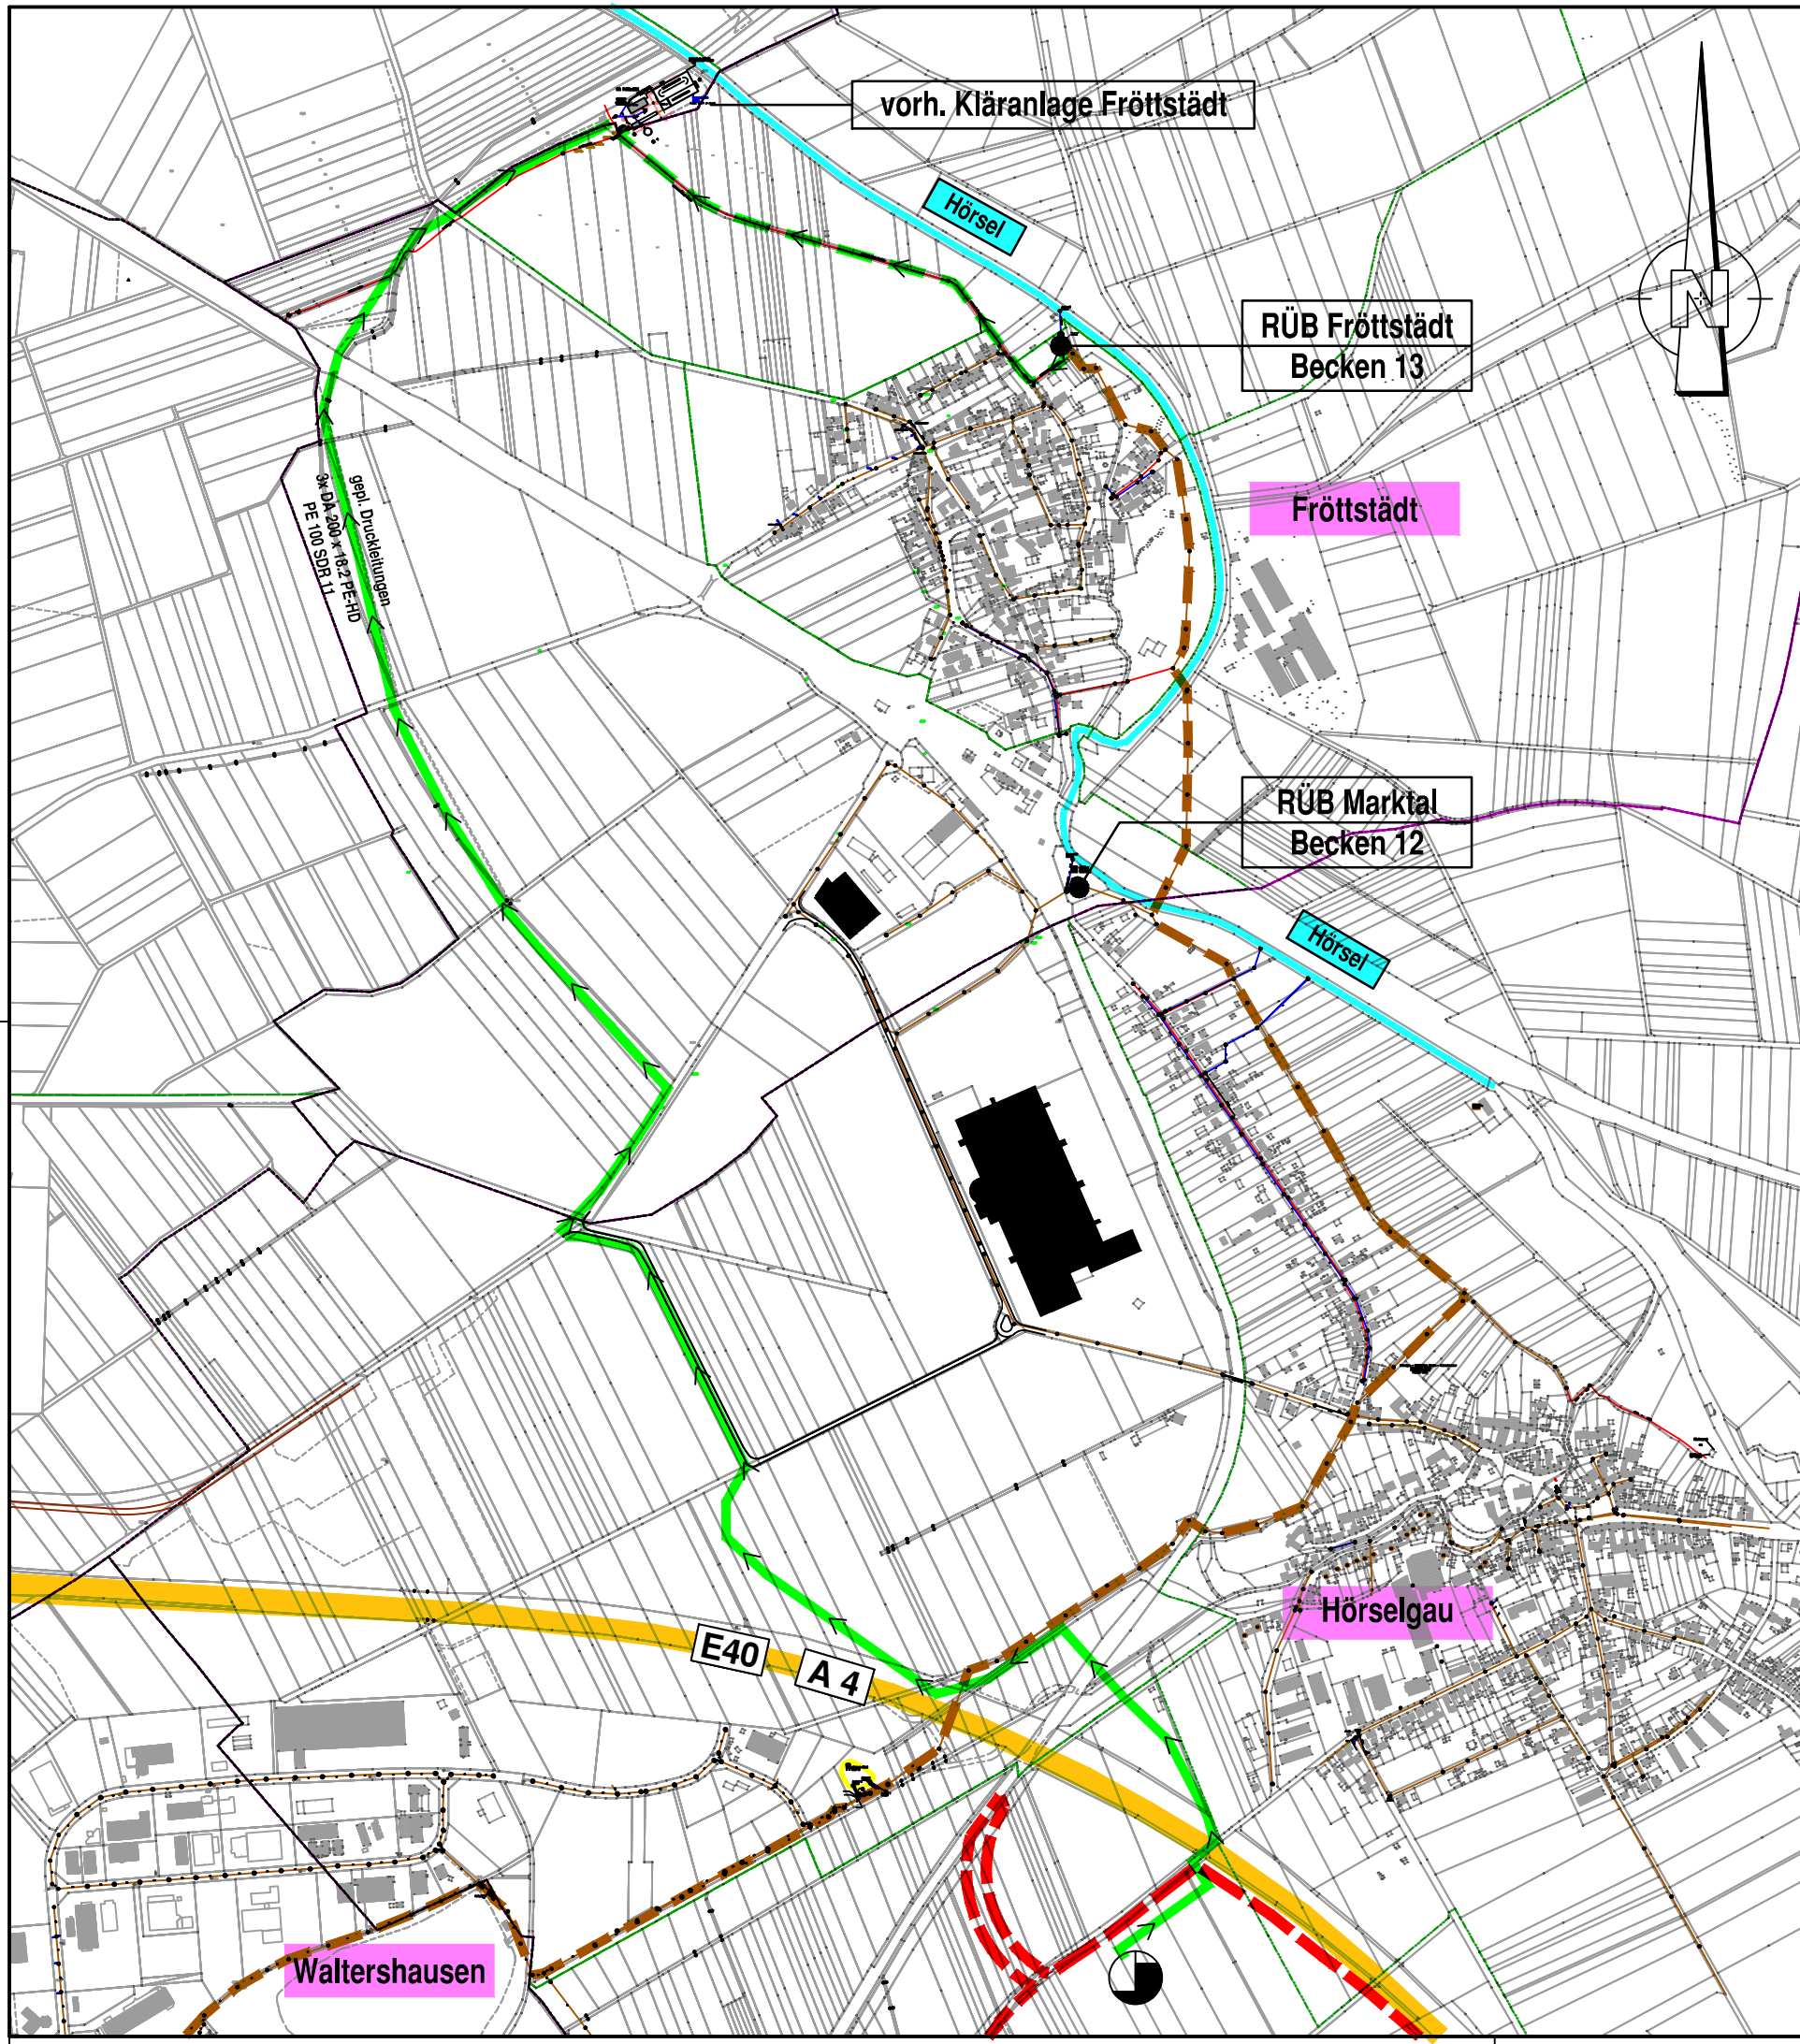

LEGENDE

- vorh. Hauptsammler Waltershausen - Hörselgau - Fröttstadt
- >--- vorh. Druckleitungstrasse RÜB / PW Fröttstadt - Kläranlage Fröttstadt
- >--- gepl. Druckleitungstrasse IG 5 - Kläranlage Fröttstadt
- gepl. Schmutzwasserpumpwerk der IG 5
- Grenze des räumlichen Geltungsbereiches des Bebauungsplanes (Entwurf, Stand 01/14)



Industriegroßfläche "Waltershausen-Hörselgau"
Erschließungskonzept, begleitend zur Bebauungsplanerstellung
Anpassung an die Ausführung in zwei Bauabschnitten

Übersichtslageplan 2
AW-Ableitung zur Kläranlage Fröttstadt in Bestand und Planung

Der Bauherr

LEG Thüringen mbH
Mainzerhofstr. 12
99084 Erfurt

Erfurt, den



	Datum	Name	Der Planverfasser	Zeichnungs-Nr.
bearbeitet	05/14	Nie	Pöyry Deutschland GmbH	33EF2004.022AA010
gezeichnet	05/14	Db	Dittelstedter Grenze 3, 99099 Erfurt Telefon: 0361 486-0 Fax: 0361 486-155 E-Mail: contact.erfurt@poyry.com	Anlage 3.2
geprüft	05/14			Maßstab 1 : 10.000
gesehen	-----	-----	Erfurt, 28.05.2014	Plangröße DIN A3