

**Planfeststellung
Ersatzneubau 110-kV-Leitung
Ebenheim - Langensalza**

Unterlage 3

Lagepläne

Stand Mai 2023


aufgestellt:
TEN Thüringer Energienetze GmbH & Co. KG
Bereich Bau und Betrieb Strom HS


Litzkendorf


Erfurt, den 08.11.2024

Hinweis zur Ansicht der Lagepläne:


In der Layerverwaltung das Luftbild einschalten

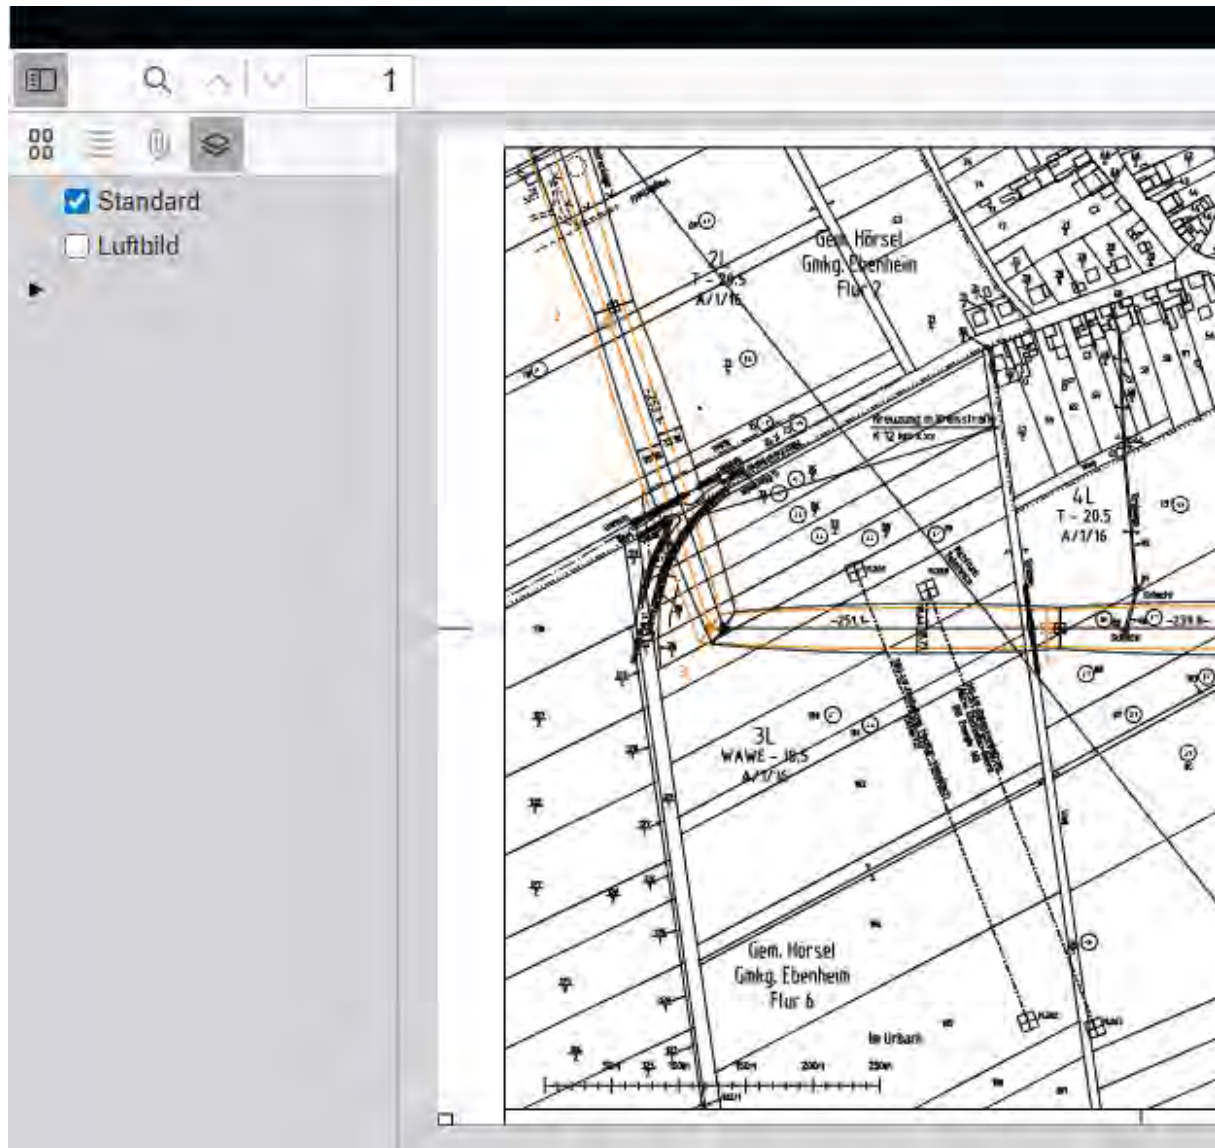

Legende

 

Luftbild zur besseren Orientierung

 

Flurstücksgrenze



Flurgrenze



 
Gemarkungsgrenze

15


Flurstücksnummer




lfd. Nr. der betroffenen Grundstücke mit der Neubauleitung
fortlaufend je Gemarkung



orange, Leitungsabschnitt Demontage

 

schwarz, Leitungsabschnitt Neubau

 

grau, Leitungsabschnitt bleibt stehen




Abspann- / Tragmast Demontage



Abspann- / Tragmast Neubau



Abspann- / Tragmast bleibt stehen

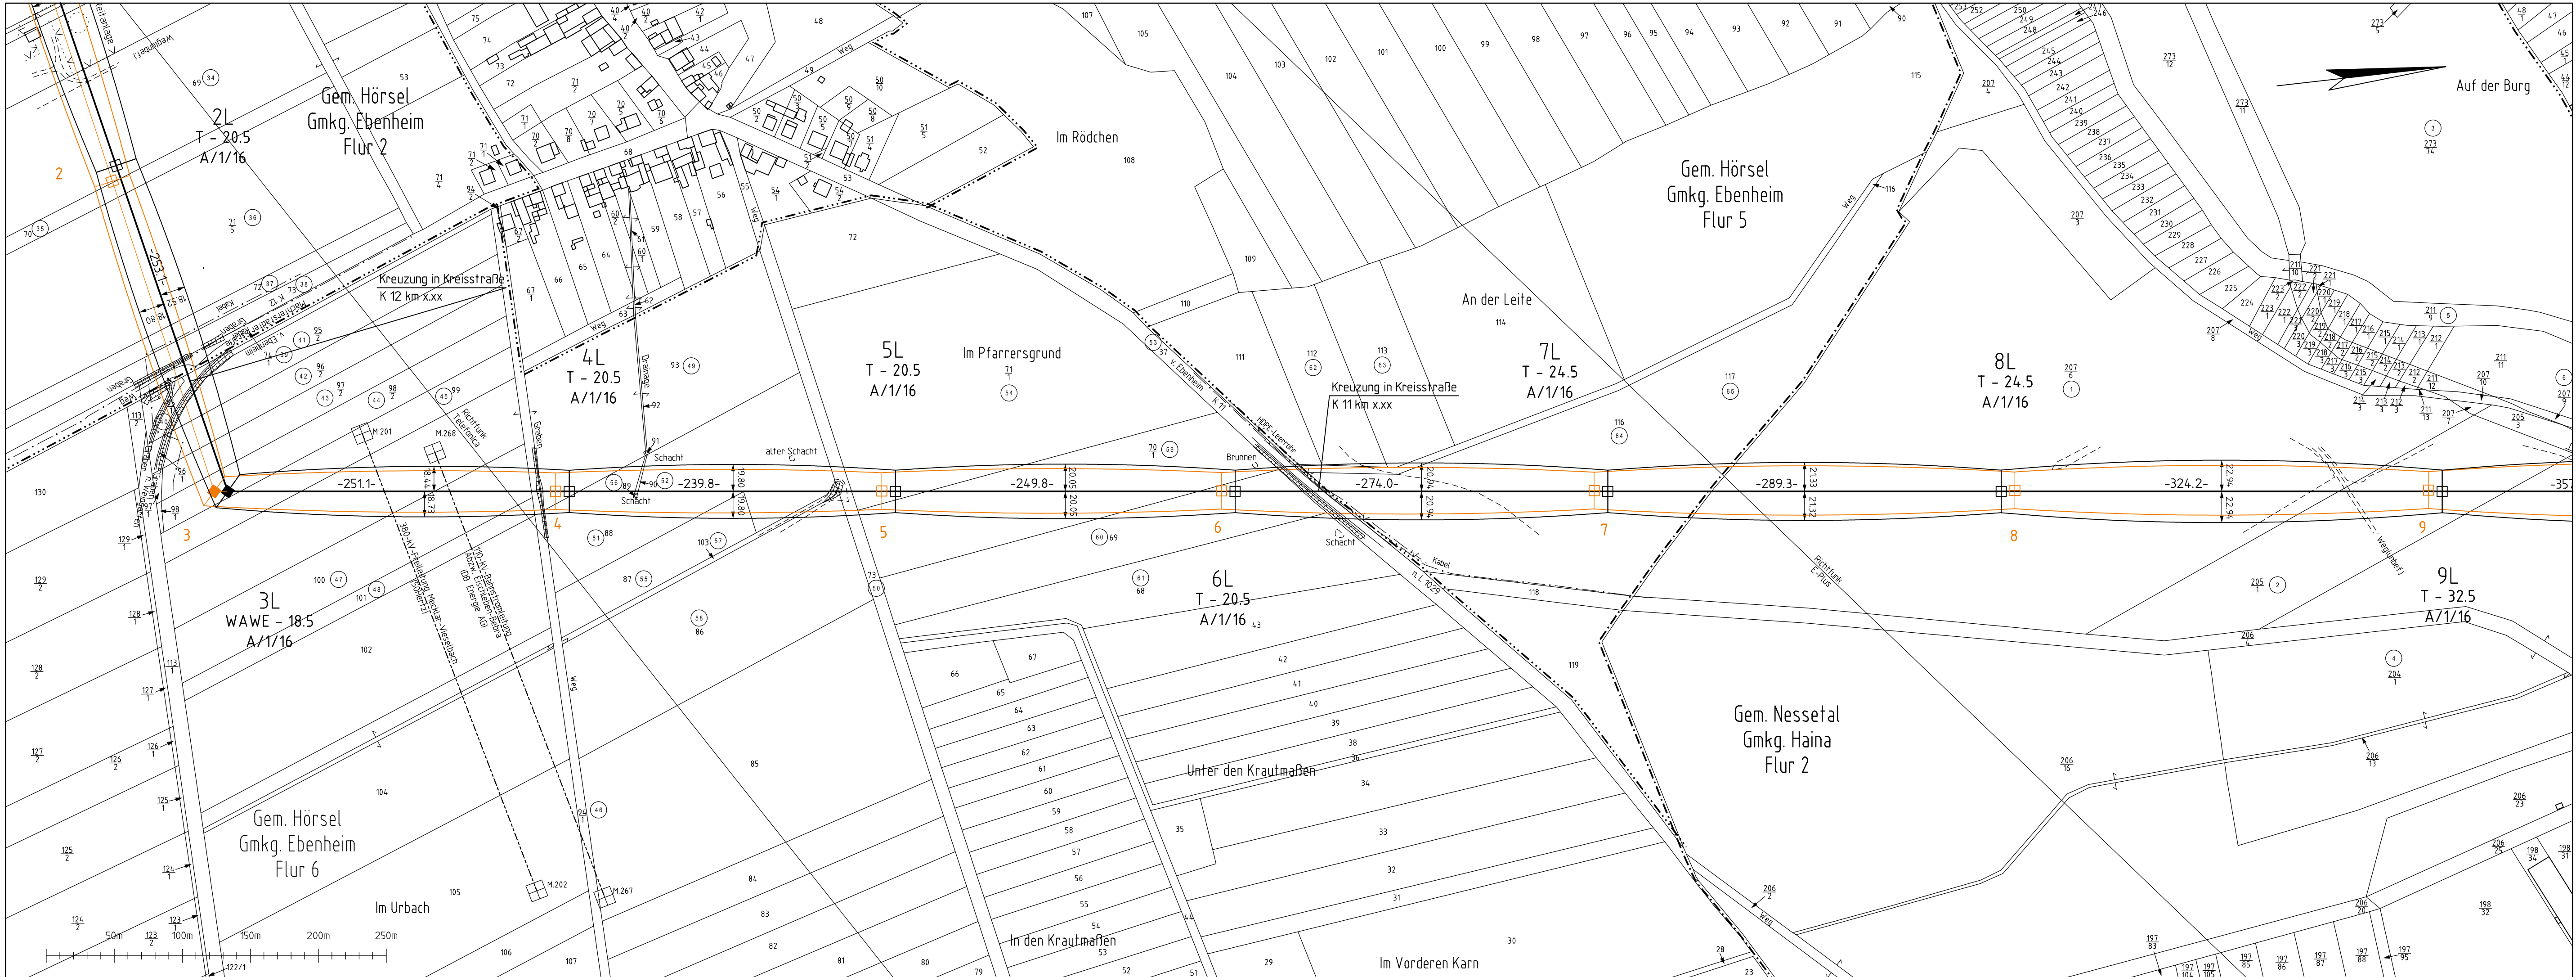

PLANFESTSTELLUNG

aufgestellt:	
Thüringer Energienetze GmbH & Co. KG	
Erfurt, den 08.11.2024 gez. Litzkendorf	



LAGEPLAN
110-kV-Leitung
Ebenheim-Langensalza
Mast 2L - Mast 9L

Maßstab 1:2500

Gemeinde	Gemarkung	Flur/Blatt	Landkreis
Hørsel Nesselal	Ebenheim Haina	2.5.6 2	Gotha Gotha


— : Demontage

Planung
Stand: Juni 2023

geändert						
revidiert						
geprüft	-	-	-	geändert		
bearbeitet	Juni 2023	Strieder	EUROPTEN	gesehen		
gezeichnet	Oktober 2015	Strieder	ALTRASS	Ausführung		
eingemessen	September 2015	Strieder	ALTRASS	geprüft	Planung	
	Datum	Name	Firma		Datum	Name



Thüringer Energienetze GmbH & Co. KG

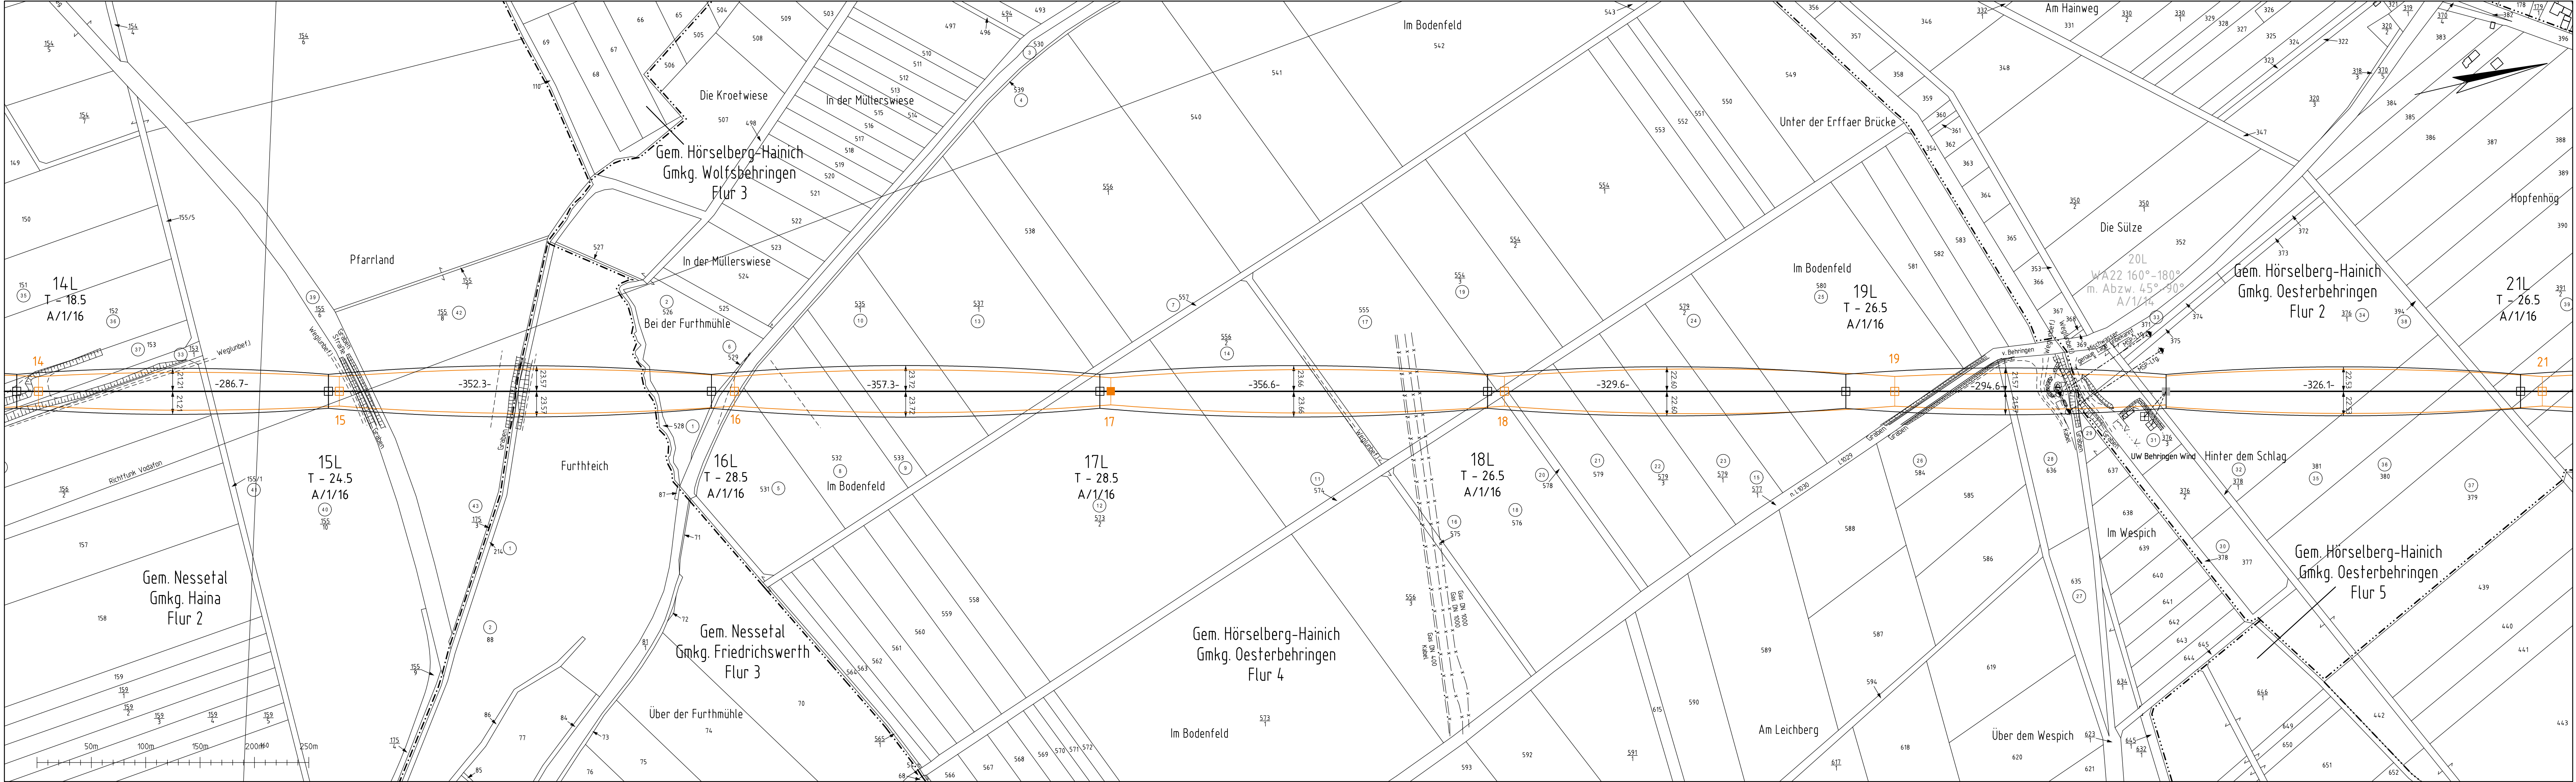

PLANFESTSTELLUNG

aufgestellt:
Thüringer Energienetze GmbH & Co. KG

Erfurt, den 08.11.2024 gez. Litzkendorf

Thüringer
Energienetze

4

LAGEPLAN

110-kV-Leitung

Ebenheim-Langensalza

Mast 14L - Mast 21L

Maßstab 1:2500

Gemeinde	Gemarkung	Flur/Blatt	Landkreis
Nesselal	Haina	2	Gotha
Nesselal	Friedrichswerth	3	Gotha
Hörselberg-Hainich	Oesterbehringen	2,4	Wartburgkreis

— : Bestand (bleibt erhalten)


— : Demontage

Planung
Stand: Juni 2023

geändert						
revidiert						
geprüft				geändert		
bearbeitet	Juni 2023	Strieder	EUROPTEN	gesehen		
gezeichnet	Oktober 2015	Strieder	ALTRASS	Ausführung		
eingemessen	September 2015	Strieder	ALTRASS	geprüft	Planung	
	Datum	Name	Firma		Datum	Name

EUROPTEN

Thüringer Energienetze GmbH & Co. KG

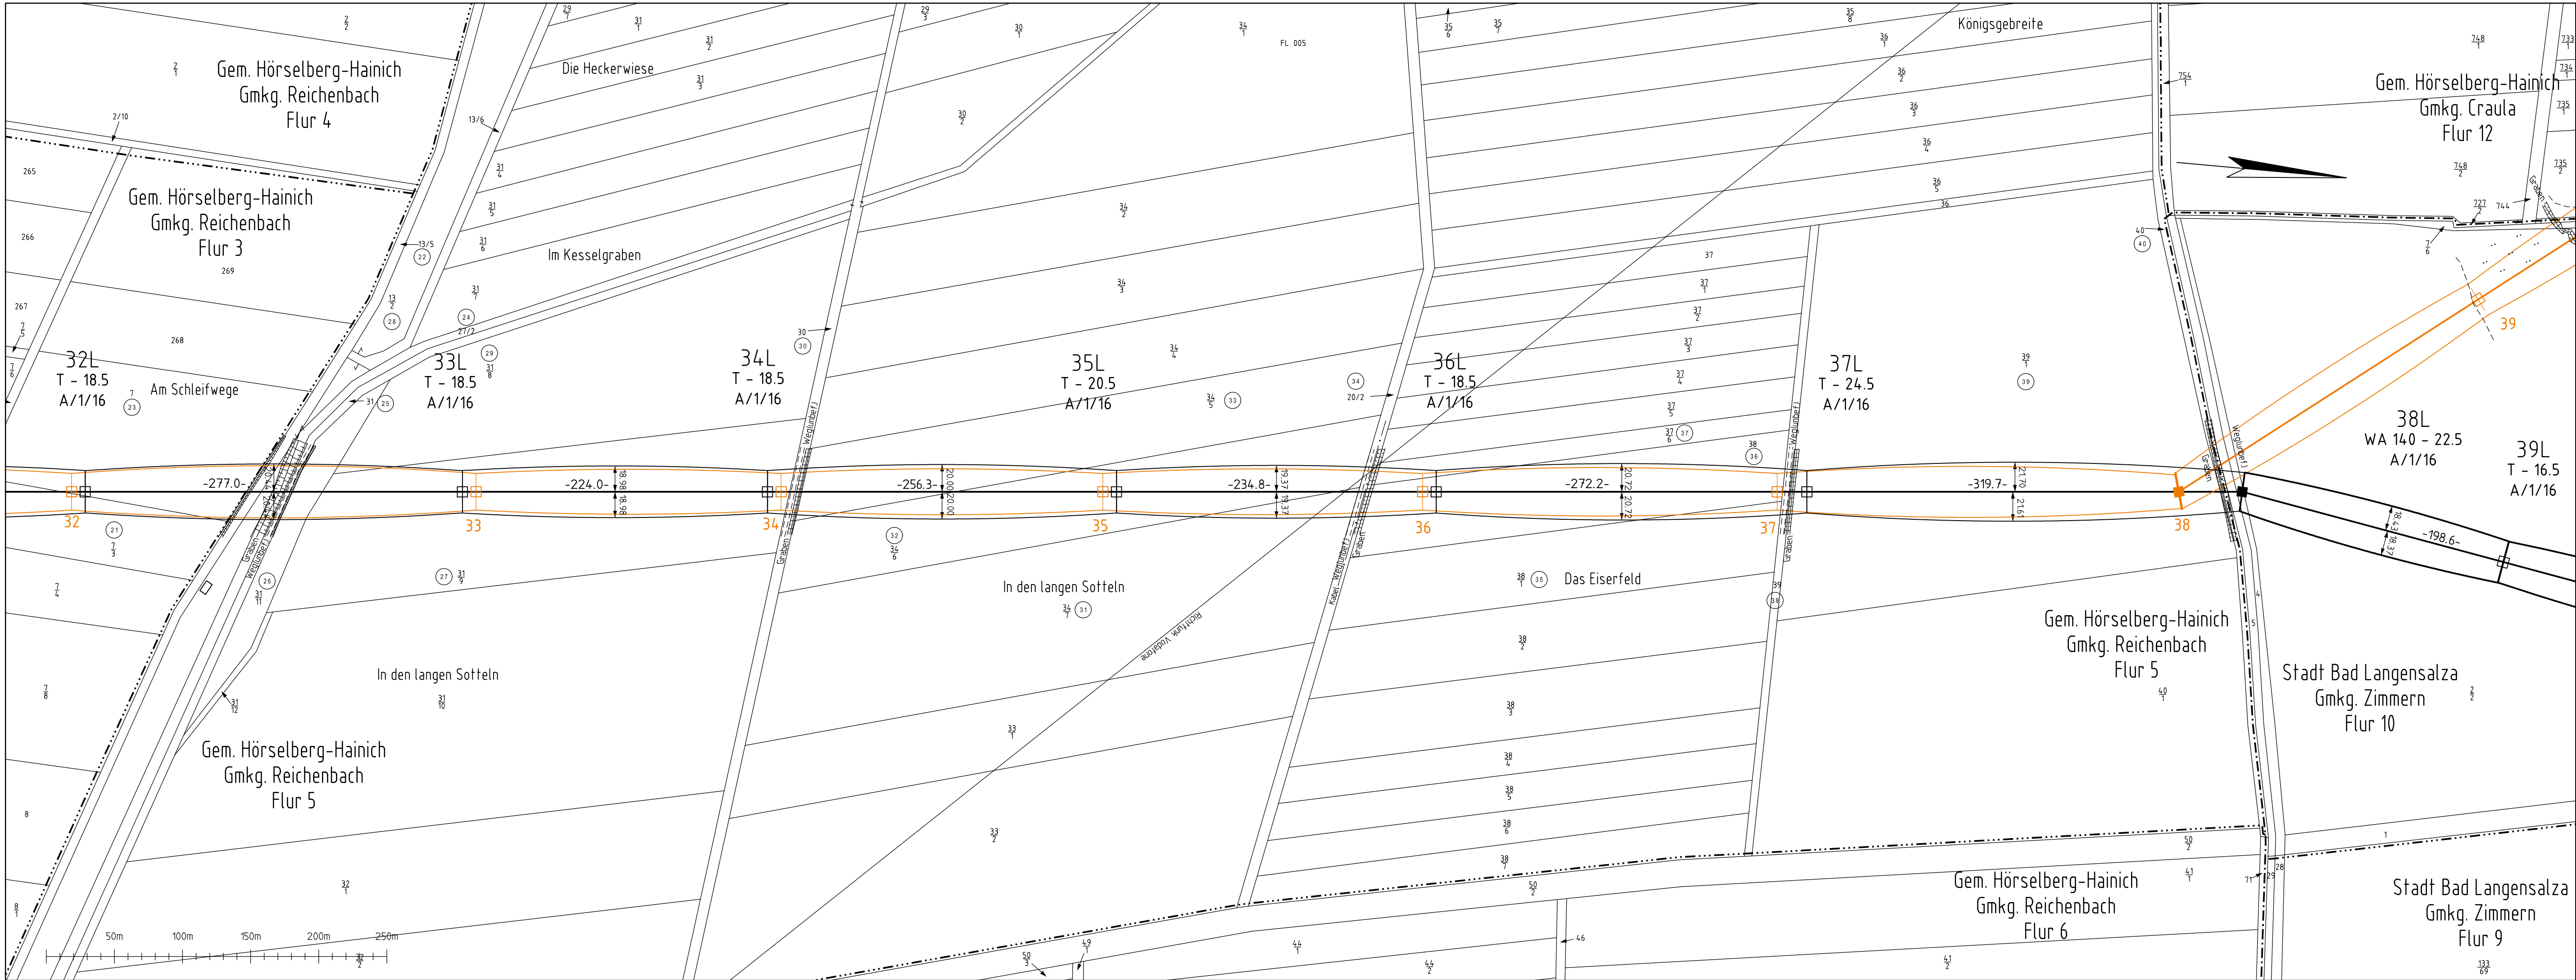

PLANFESTSTELLUNG

aufgestellt:
Thüringer Energienetze GmbH & Co. KG
Erfurt, den 08.11.2024 gez. Litzkendorf

Thüringer
Energienetze

LAGEPLAN
110-kV-Leitung
Ebenheim-Langensalza
Mast 32L - Mast 39L
Maßstab 1:2500

7

Gemeinde	Gemarkung	Flur/Blatt	Landkreis
Hörselberh-Hainich Bad Langensalza	Reichenbach Zimmern	3,5 10	Wartburgkreis Unstrut-Hainich-Kreis


— : Demontage

Planung
Stand: Juni 2023

geändert					
revidiert					
geprüft	-	-	-	geändert	
bearbeitet	Juni 2023	Strieder	EUROPTEN	gesehen	
gezeichnet	Oktober 2015	Strieder	ALTRASS	Ausführung	
eingemessen	September 2015	Strieder	ALTRASS	geprüft	
	Datum	Name	Firma		Datum

EUROPTEN

Thüringer Energienetze GmbH & Co. KG

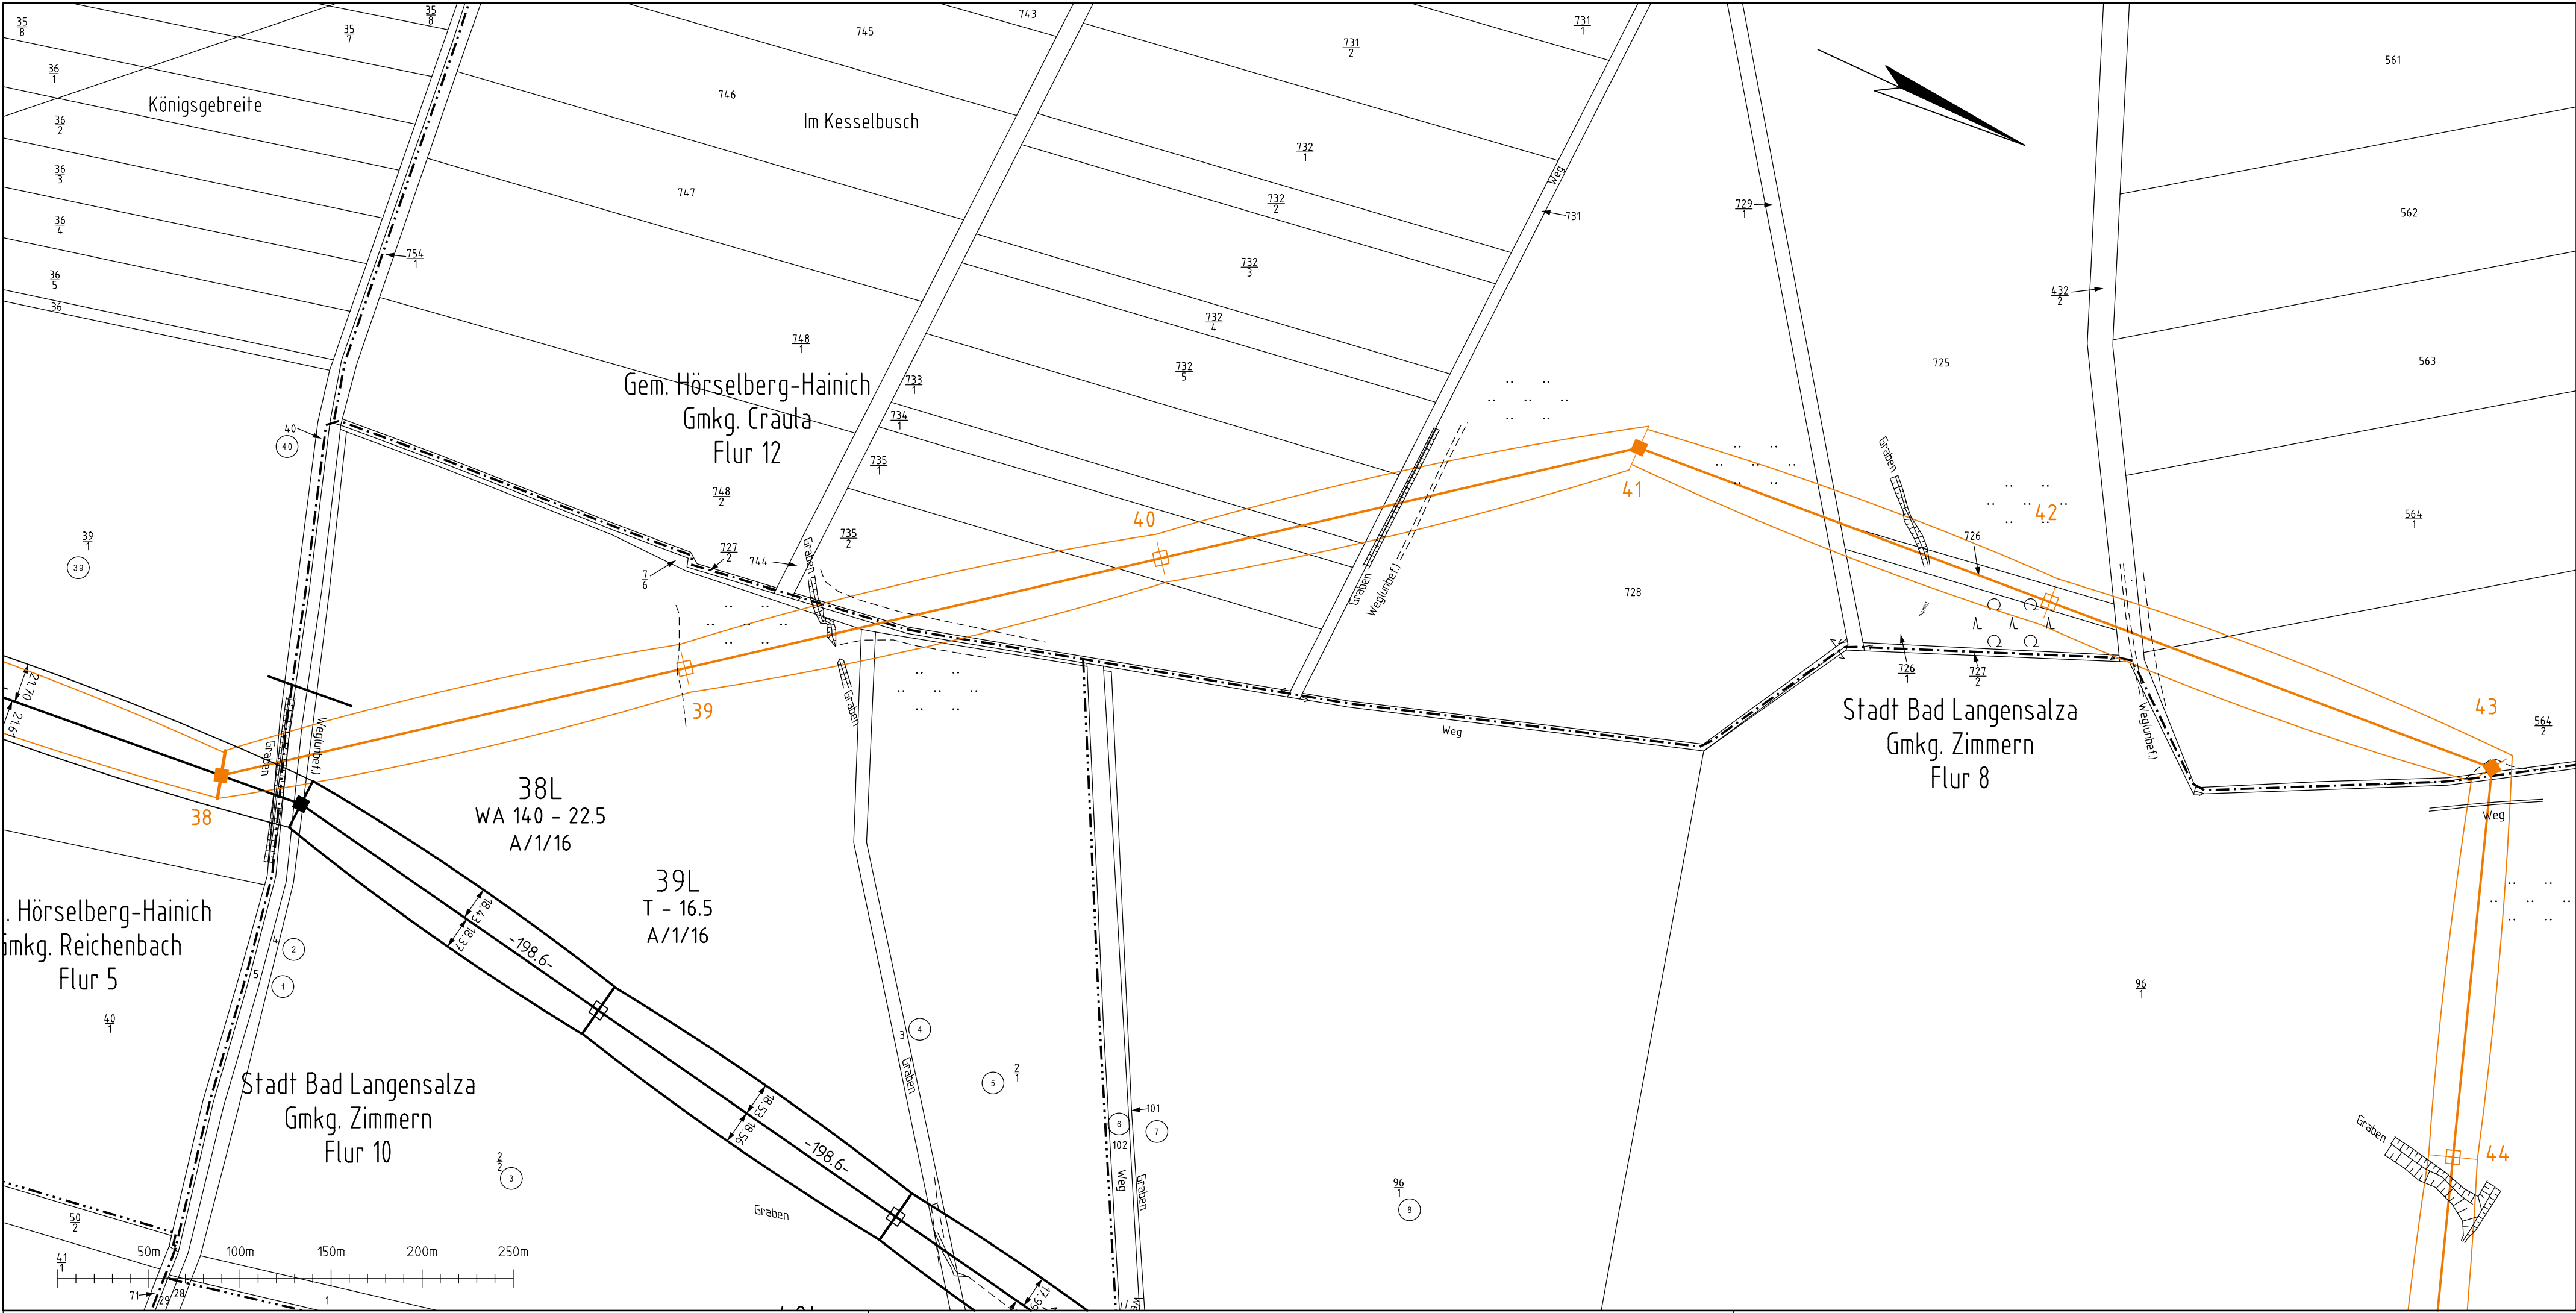

PLANFESTSTELLUNG

aufgestellt: Thüringer Energienetze GmbH & Co. KG	
Erfurt, den 08.11.2024 gez. Litzkendorf	



8.1

LAGEPLAN
110-kV-Leitung
Ebenheim-Langensalza
Mast 38 - Mast 44

Maßstab 1:2500


Gemeinde	Gemarkung	Flur/Blatt	Landkreis
Hörselberg-Hainich Hörselberg-Hainich Bad Langensalza	Reichenbach Craula Zimmern	5 12 8,10	Wartburgkreis Wartburgkreis Unstrut-Hainich-Kreis

— : Demontage
Planung
Stand: Juni 2023

geändert						
revidiert						
geprüft	-	-	-	geändert		
bearbeitet	Juni 2023	Strieder	EUROPTEN	gesehen		
gezeichnet	Oktober 2015	Strieder	ALTRASS	Ausführung		
eingemessen	September 2015	Strieder	ALTRASS	geprüft	Planung	
	Datum	Name	Firma		Datum	Name



Thüringer Energienetze GmbH & Co. KG

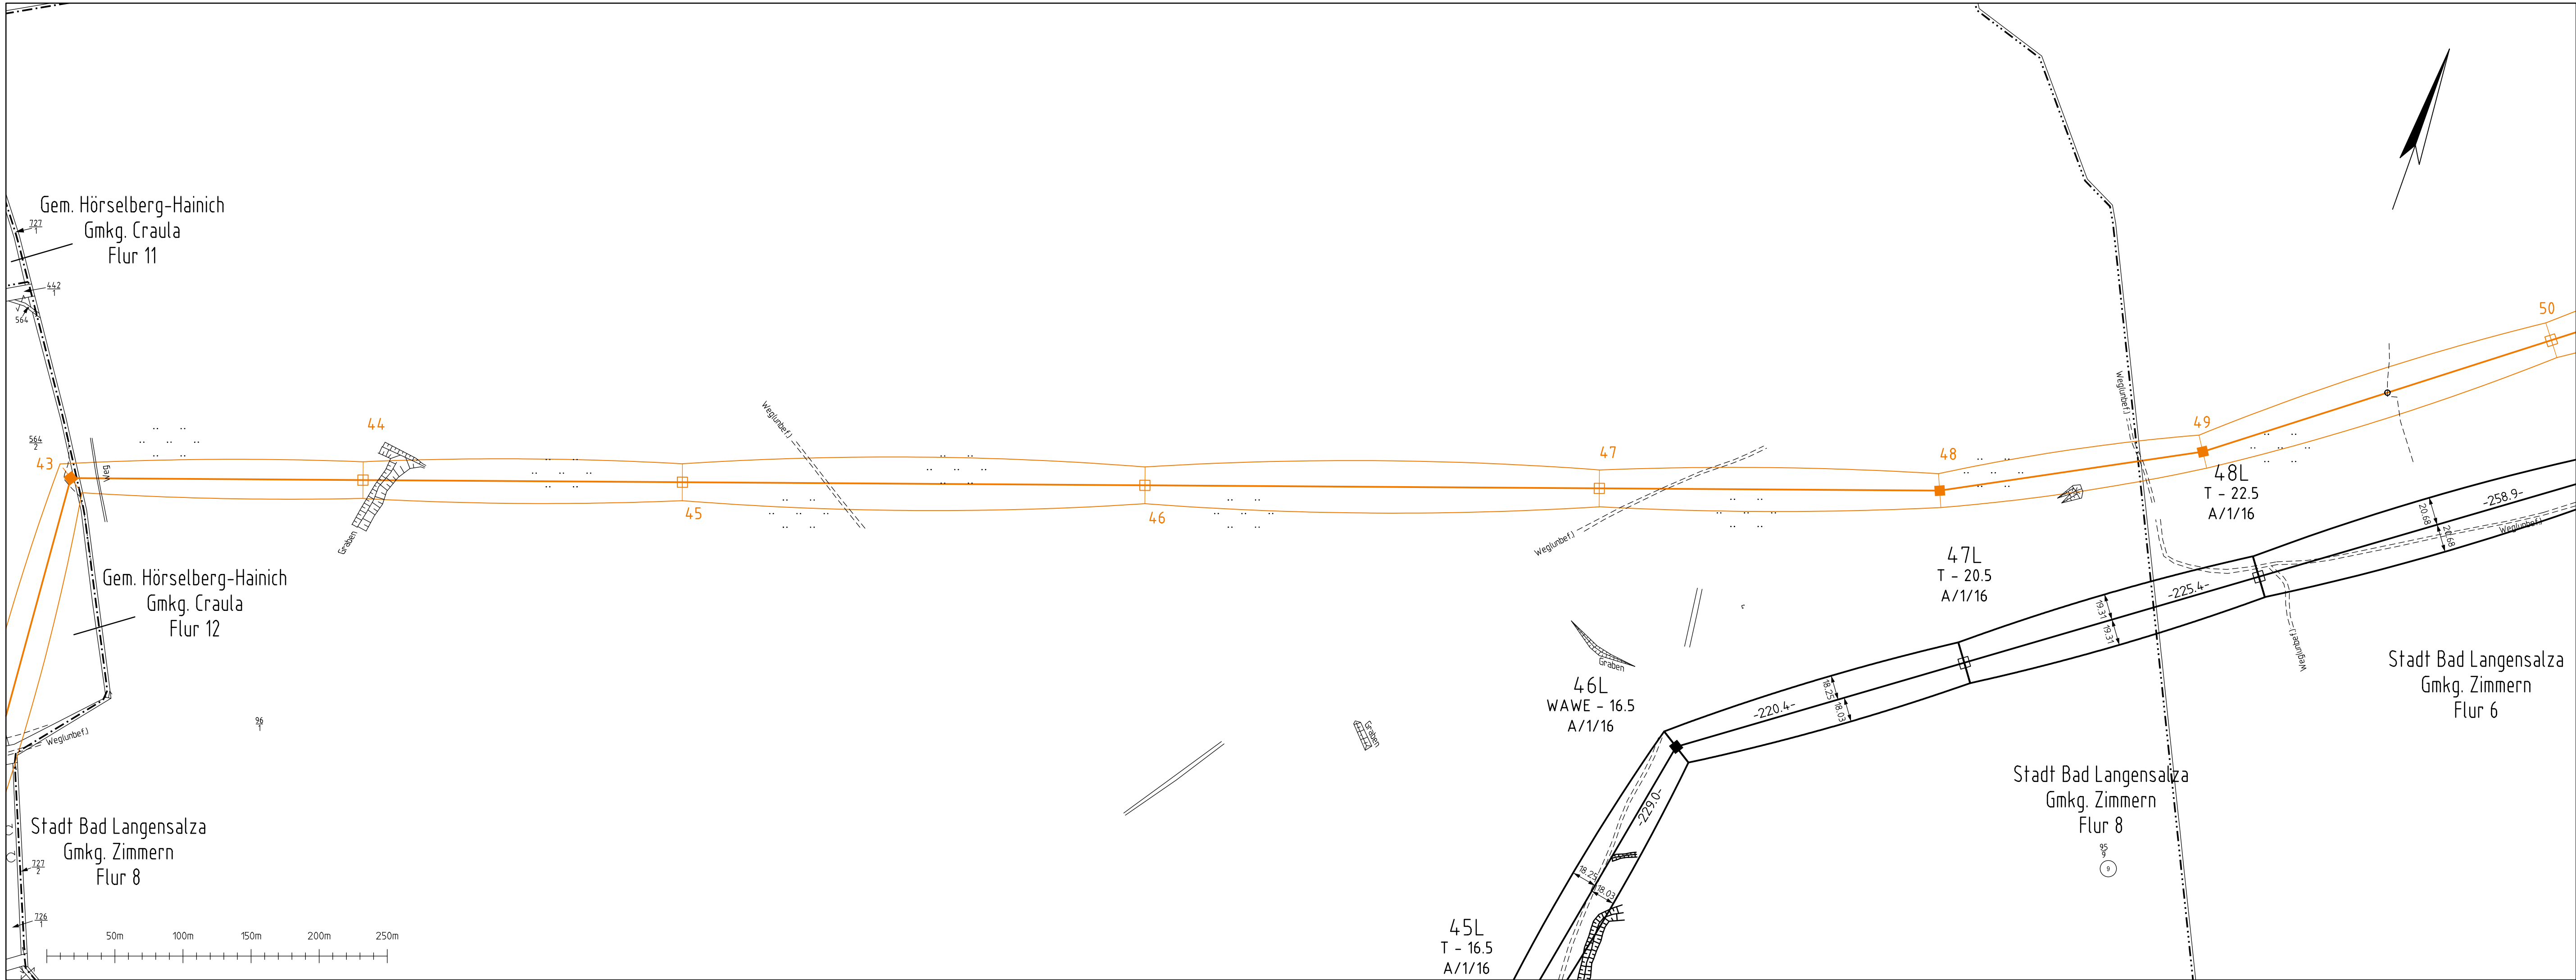

PLANFESTSTELLUNG

aufgestellt:	
Thüringer Energienetze GmbH & Co. KG	
Erfurt, den 08.11.2024 gez. Litzkendorf	



LAGEPLAN
110-kV-Leitung
Ebenheim-Langensalza
Mast 43 - Mast 50

Maßstab 1:2500


Gemeinde	Gemarkung	Flur/Blatt	Landkreis
Hørselberg-Hainich Bad Langensalza	Craula Zimmern	12 6,8	Wartburgkreis Unstrut-Hainich-Kreis

— : Demontage
Planung
Stand: Juni 2023

geändert						
revidiert						
geprüft	-	-	-	geändert		
bearbeitet	Juni 2023	Strieder	EUROPTEN	gesehen		
gezeichnet	Oktober 2015	Strieder	ALTRASS	Ausführung		
eingemessen	September 2015	Strieder	ALTRASS	geprüft		
	Datum	Name	Firma		Datum	Name



Thüringer Energienetze GmbH & Co. KG

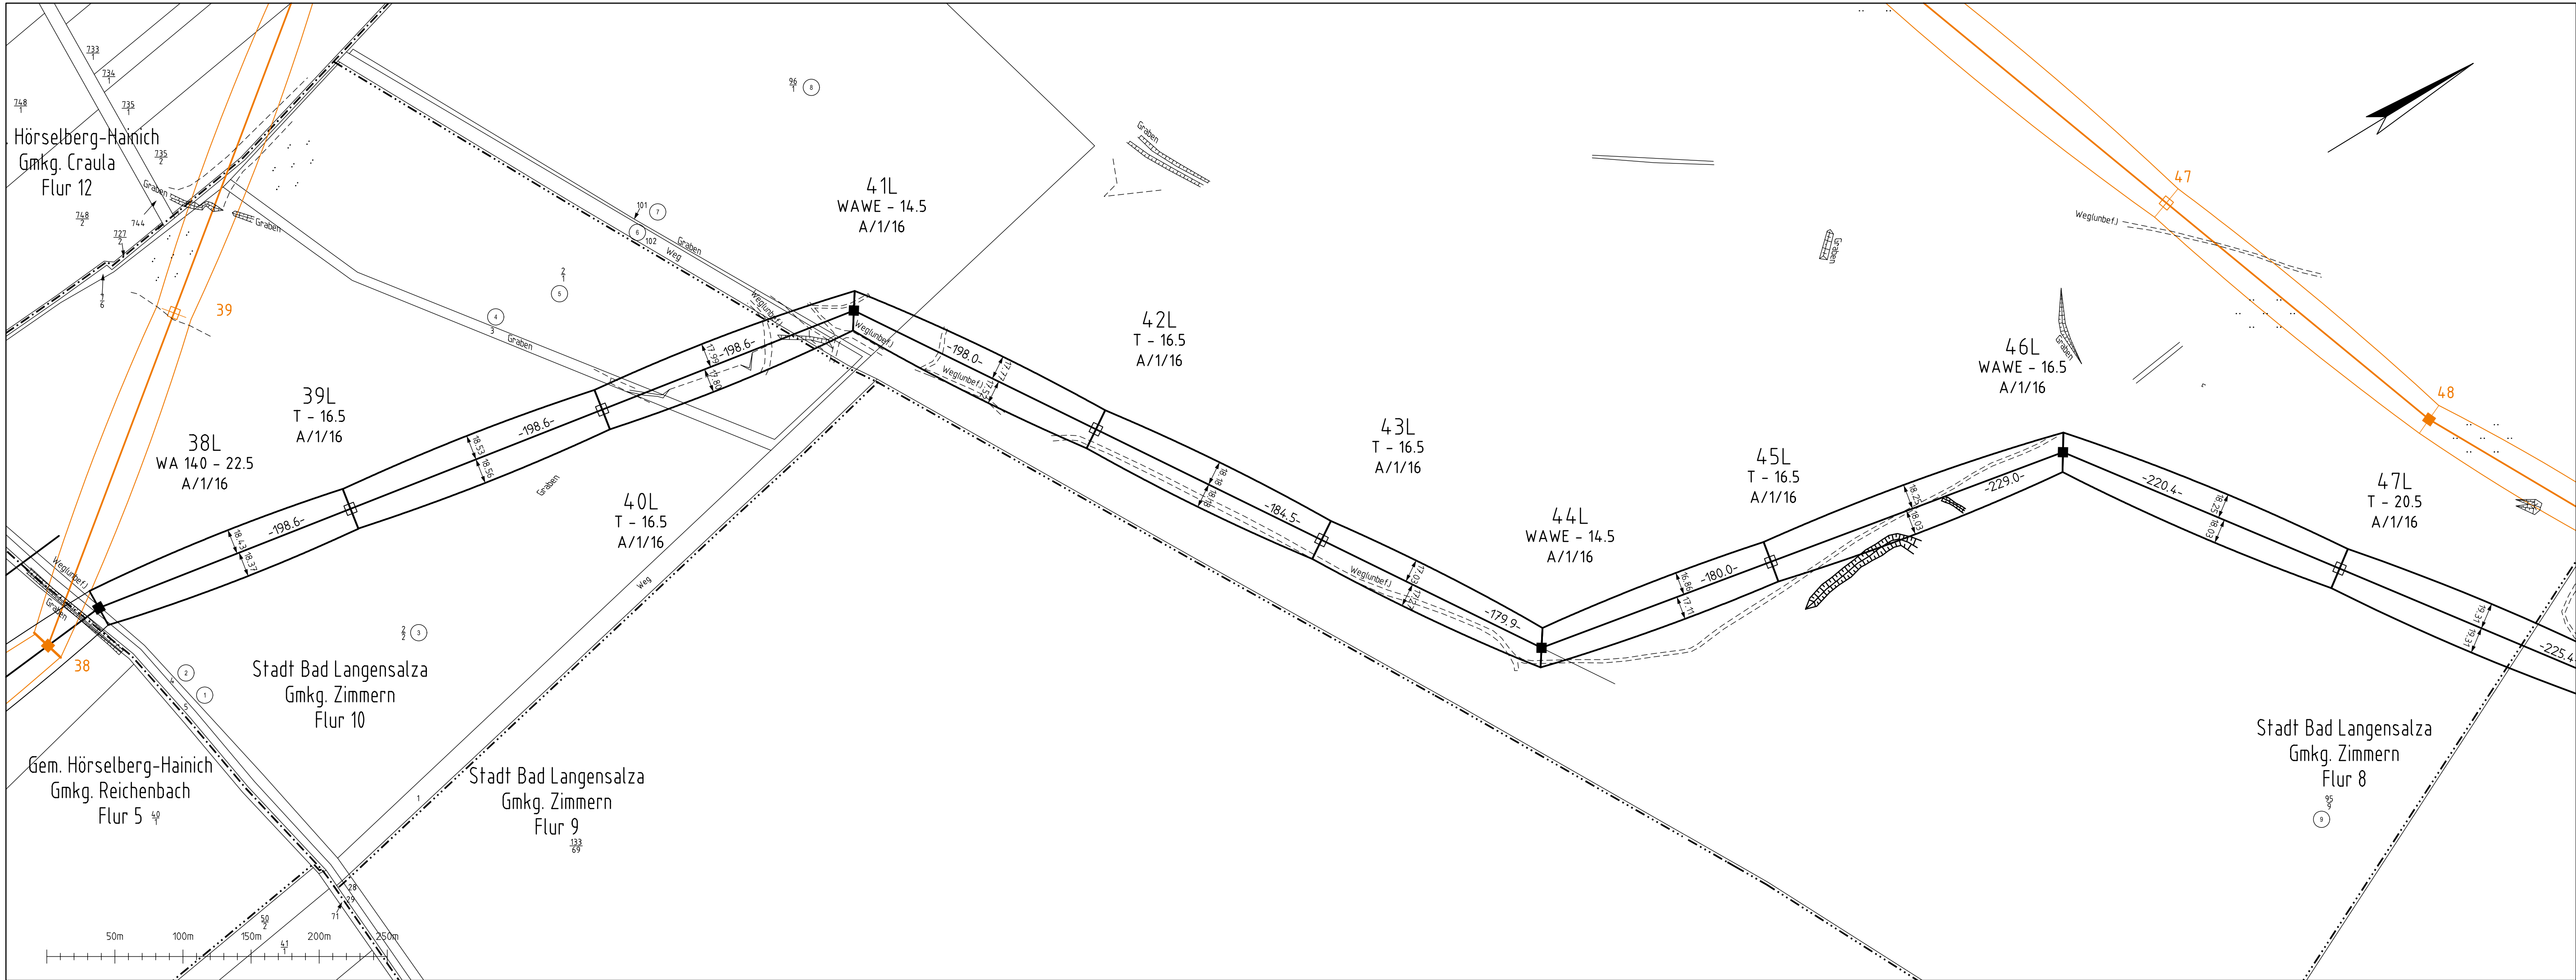

PLANFESTSTELLUNG

aufgestellt:	
Thüringer Energienetze GmbH & Co. KG	
Erfurt, den 08.11.2024 gez. Litzkendorf	



LAGEPLAN 110-kV-Leitung Ebenheim-Langensalza Mast 38L - Mast 47L

Maßstab 1:2500

Gemeinde	Gemarkung	Flur/Blatt	Landkreis
Hörselberg-Hainich Bad Langensalza	Reichenbach Zimmern	5 8,10	Wartburgkreis Unstrut-Hainich-Kreis

— : Demontage


Planung
Stand: Juni 2023

geändert						
revidiert						
geprüft	-	-	-	geändert		
bearbeitet	Juni 2023	Strieder	EUROPTEN	gesehen		
gezeichnet	Oktober 2015	Strieder	ALTRASS	Ausführung		
eingemessen	September 2015	Strieder	ALTRASS	geprüft	Planung	
	Datum	Name	Firma		Datum	Name



Thüringer Energienetze GmbH & Co. KG

aufgestellt:	
Thüringer Energienetze GmbH & Co. KG	
Erfurt, den 08.11.2024 gez. Litzkendorf	

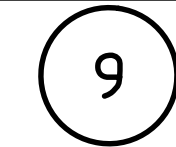



Maßstab 1:2500

Gemeinde	Gemarkung	Flur/Blatt	Landkreis
Bad Langensalza	Zimmern	2,6,8	Unstrut-Hainich-Kreis

Planung
Stand: Juni 2023

geändert							
revidiert							
geprüft	-	-	-	geändert			
bearbeitet	Juni 2023	Strieder	EUROPTEN	gesehen			
gezeichnet	Oktober 2015	Strieder	ALTRASS		Ausführung		
eingemessen	September 2015	Strieder	ALTRASS	geprüft	Planung		
	Datum	Name	Firma			Datum	Name

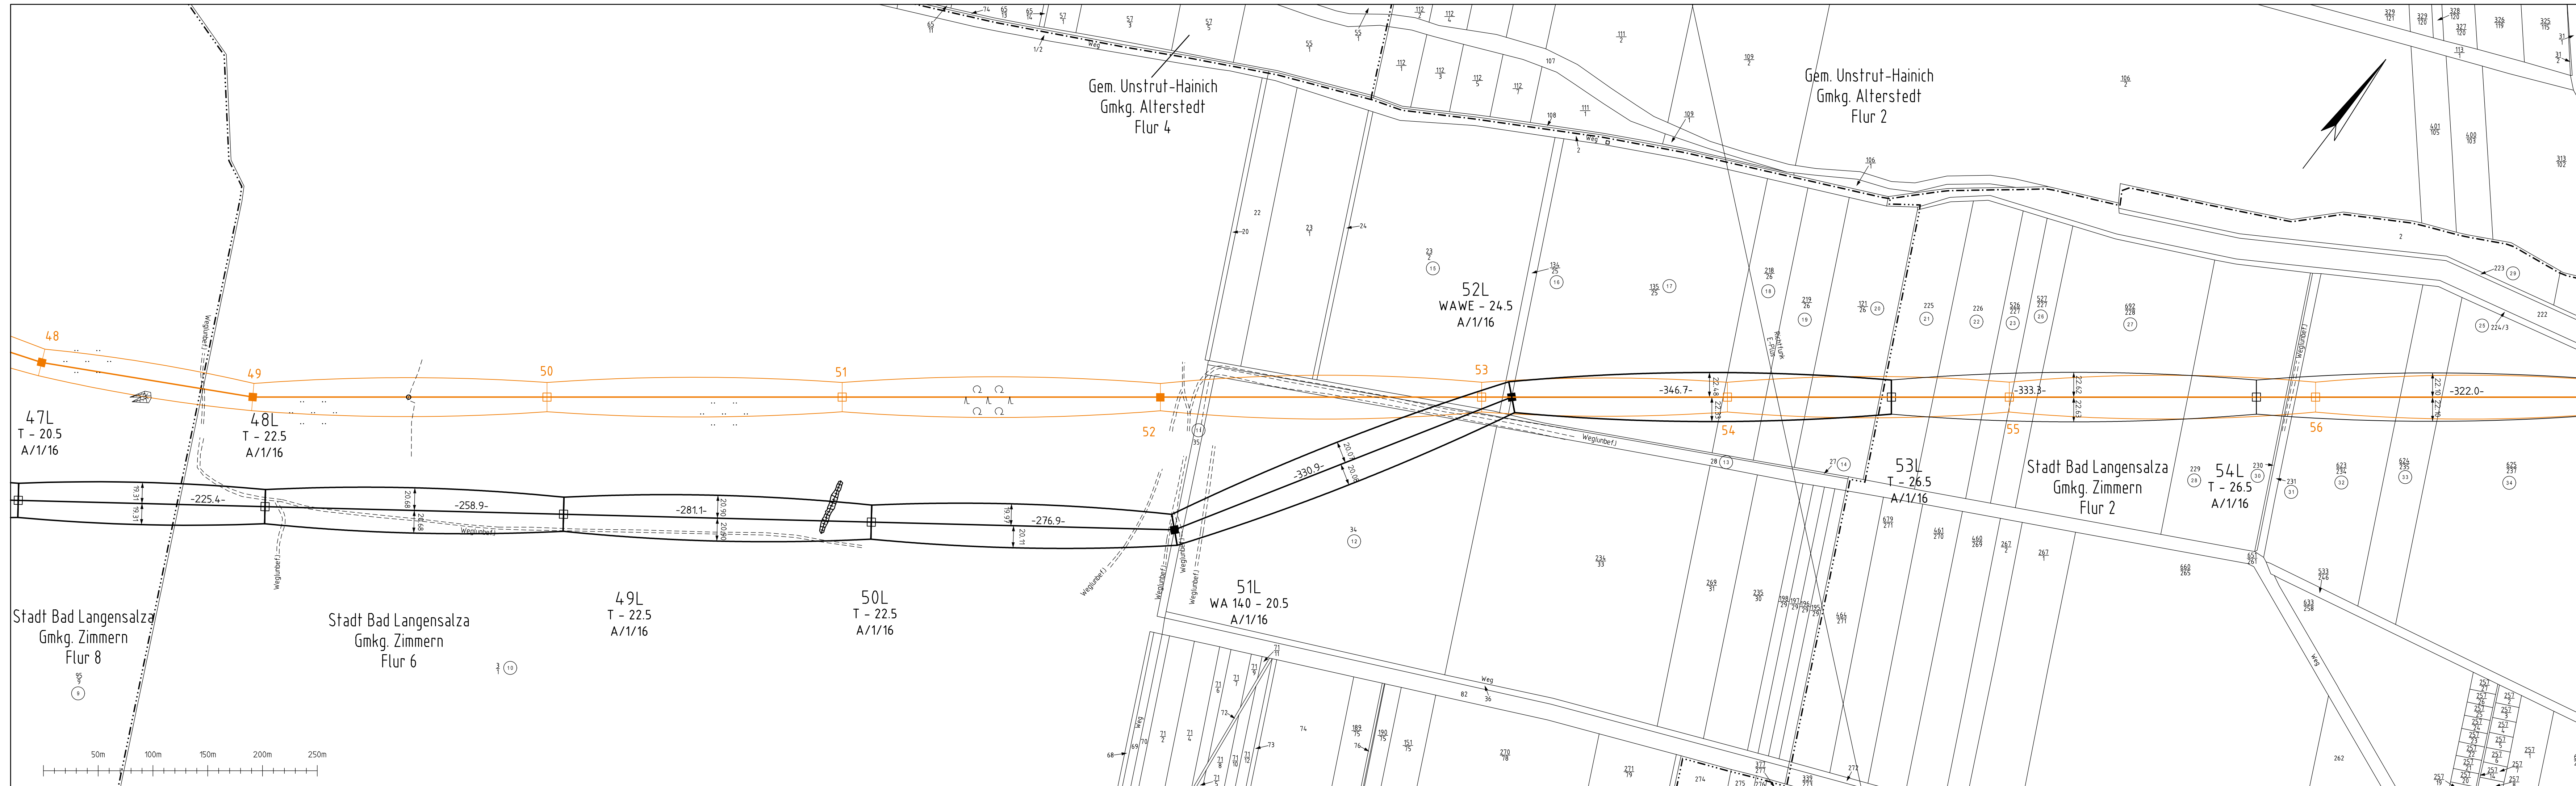

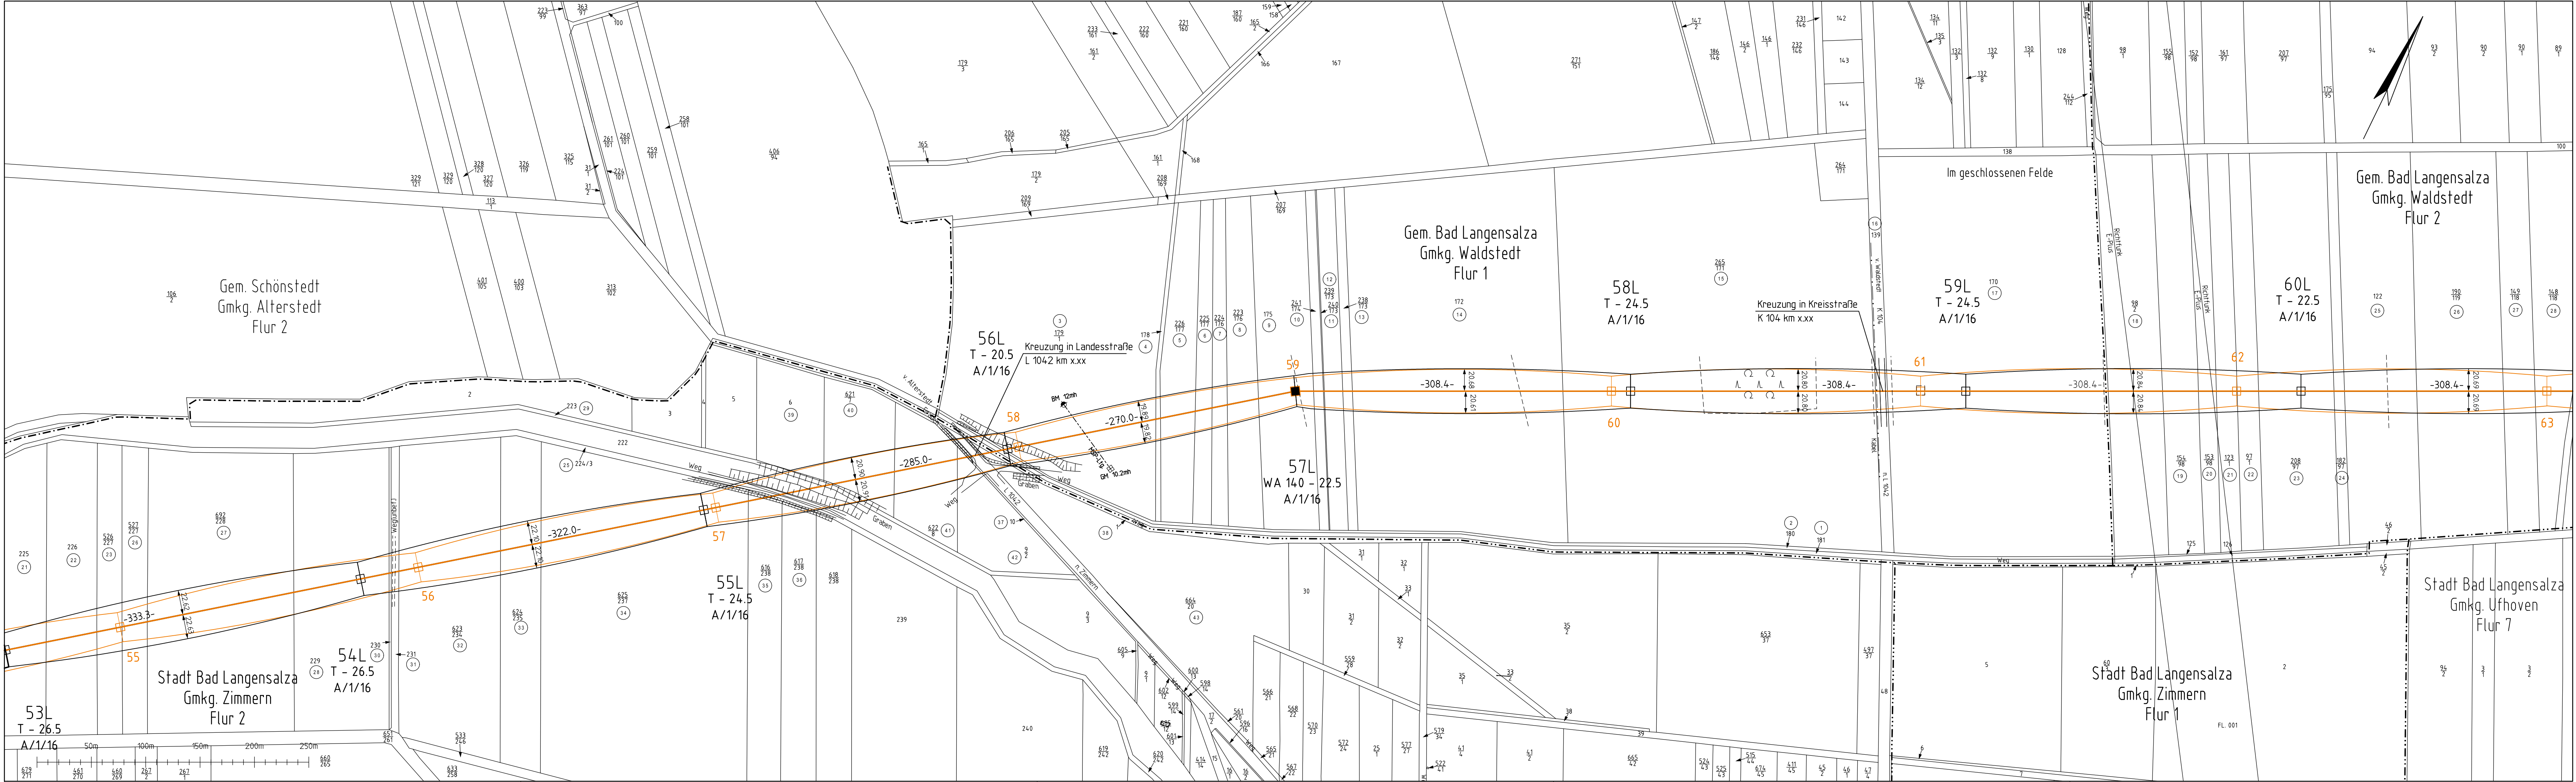

PLANFESTSTELLUNG

aufgestellt:
Thüringer Energienetze GmbH & Co. KG

Erfurt, den 08.11.2024 gez. Litzkendorf

Thüringer
Energienetze

10

LAGEPLAN

110-kV-Leitung

Ebenheim-Langensalza

Mast 54L - Mast 60L

Maßstab 1:2500

Gemeinde	Gemarkung	Flur/Blatt	Landkreis
Bad Langensalza	Zimmern	2	Unstrut-Hainich-Kreis
Bad Langensalza	Waldstedt	1,2	Unstrut-Hainich-Kreis

Demontage


Planung

Stand: Juni 2023

geändert							
revidiert							
geprüft				geändert			
bearbeitet	Juni 2023	Strieder	EUROPTEN	gesehen			
gezeichnet	Oktober 2015	Strieder	ALTRASS	Ausführung			
eingemessen	September 2015	Strieder	ALTRASS	geprüft	Planung		
	Datum	Name	Firma			Datum	Name

EUROPTEN

Thüringer Energienetze GmbH & Co. KG

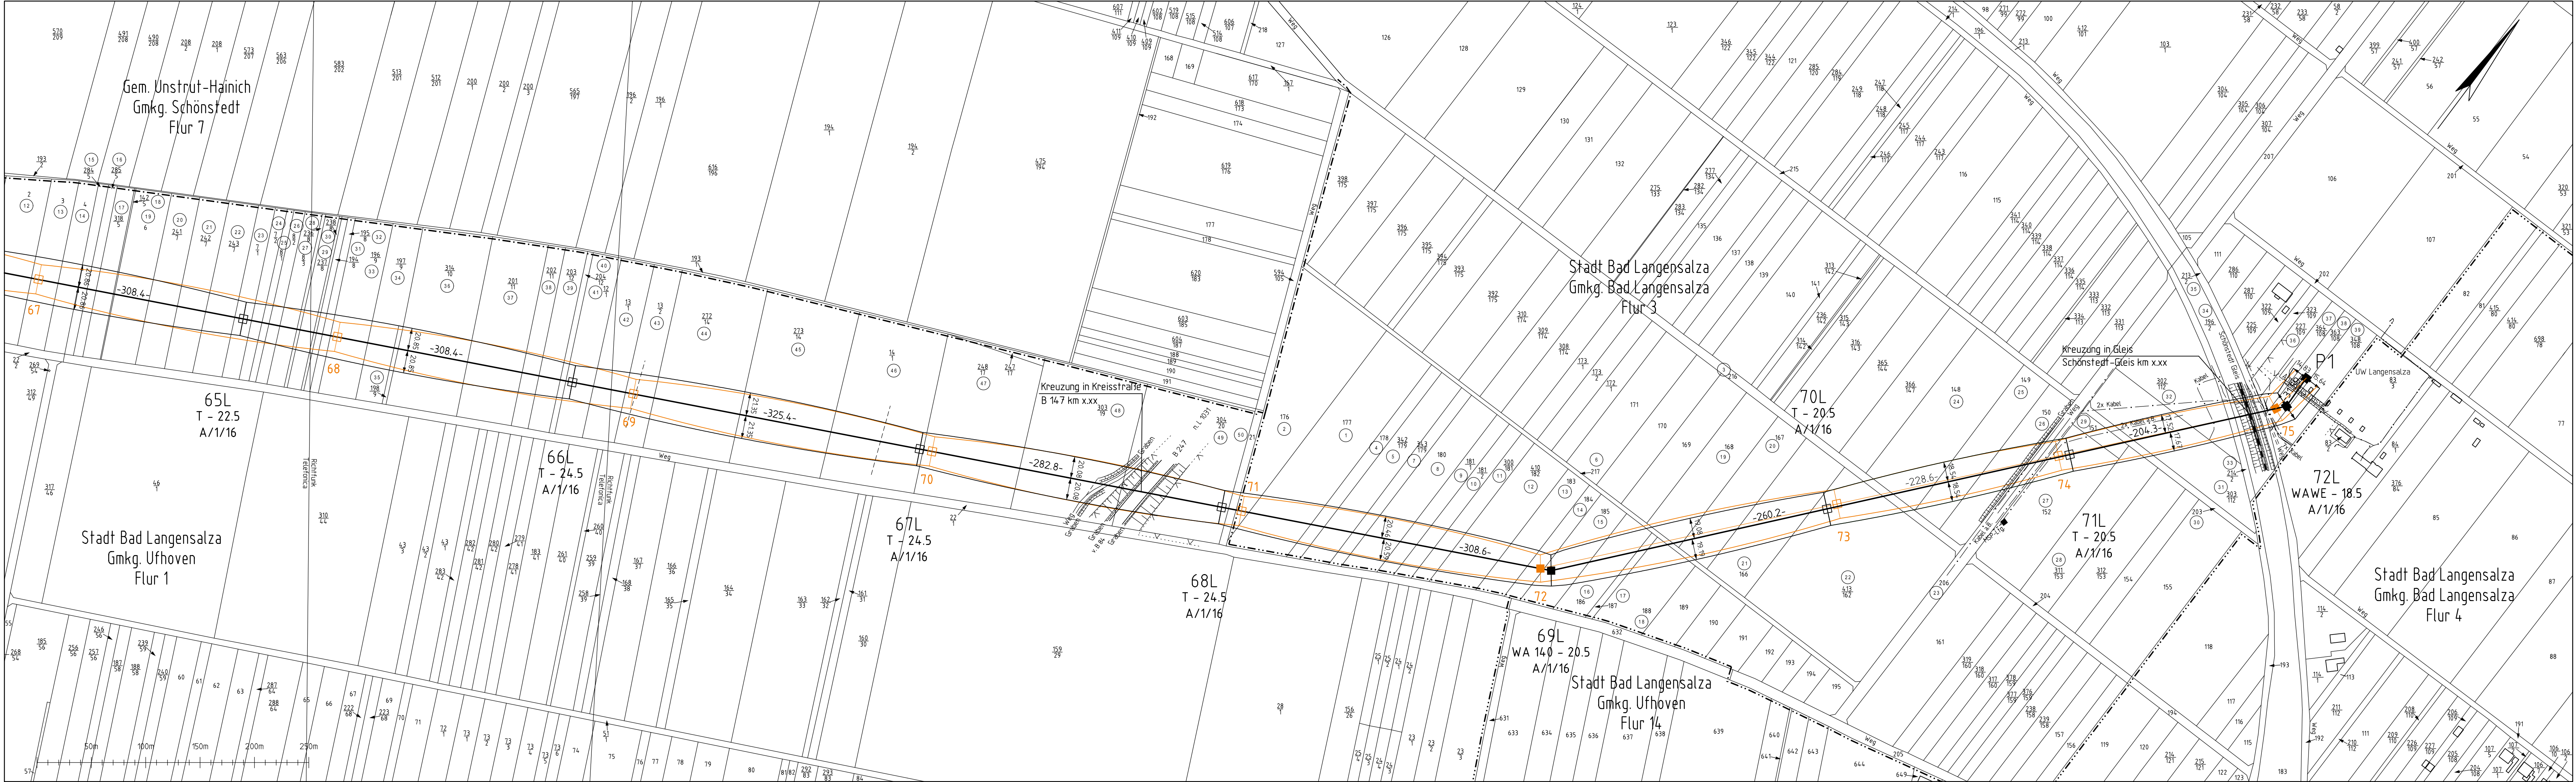

PLANFESTSTELLUNG

aufgestellt:
Thüringer Energienetze GmbH & Co. KG
Erfurt, den 08.11.2024 gez. Litzkendorf



12

LAGEPLAN
110-kV-Leitung
Ebenheim-Langensalza
Mast 65L - Portal

Maßstab 1:2500

Gemeinde	Gemarkung	Flur/Blatt	Landkreis
Bad Langensalza	Ufhoven	1	Unstrut-Hainich-Kreis
Bad Langensalza	Bad Langensalza	3	Unstrut-Hainich-Kreis

— : Demontage
Planung
Stand: Juni 2023

geändert							
revidiert							
geprüft					geändert		
bearbeitet	Juni 2023	Strieder	EUROPTEN		gesehen		
gezeichnet	Oktober 2015	Strieder	ALTRASS		Ausführung		
eingemessen	September 2015	Strieder	ALTRASS		geprüft	Planung	
	Datum	Name	Firma			Datum	Name



Thüringer Energienetze GmbH & Co. KG